

escala 1:100


PROYECTO DE CUATRO CASITAS DE PLANTA BAJA
EN SAN ANDRÉS (NAVARRA) PARA
D. CARMELO PELLEJERO.

COLEGIO OFIC.
DE ARQUITECTOS DE
ARAGÓN Y RIOJA


10 JUL. 1941

VISADO

Pozo
Séptico

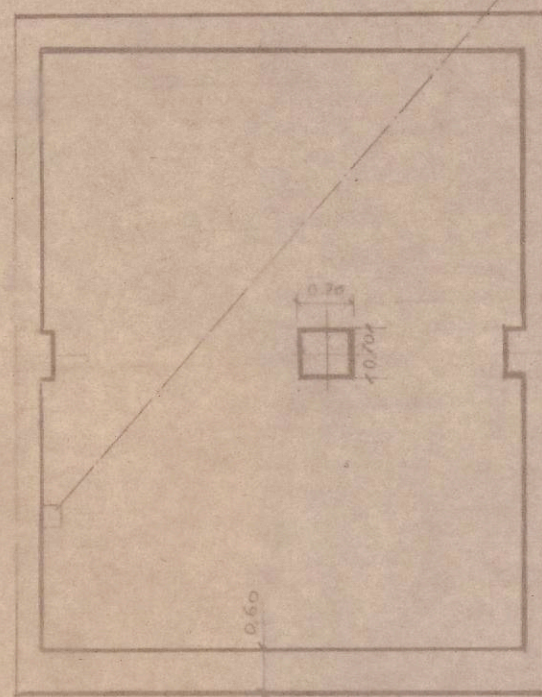


CIMENTOS Y SANITARIA.

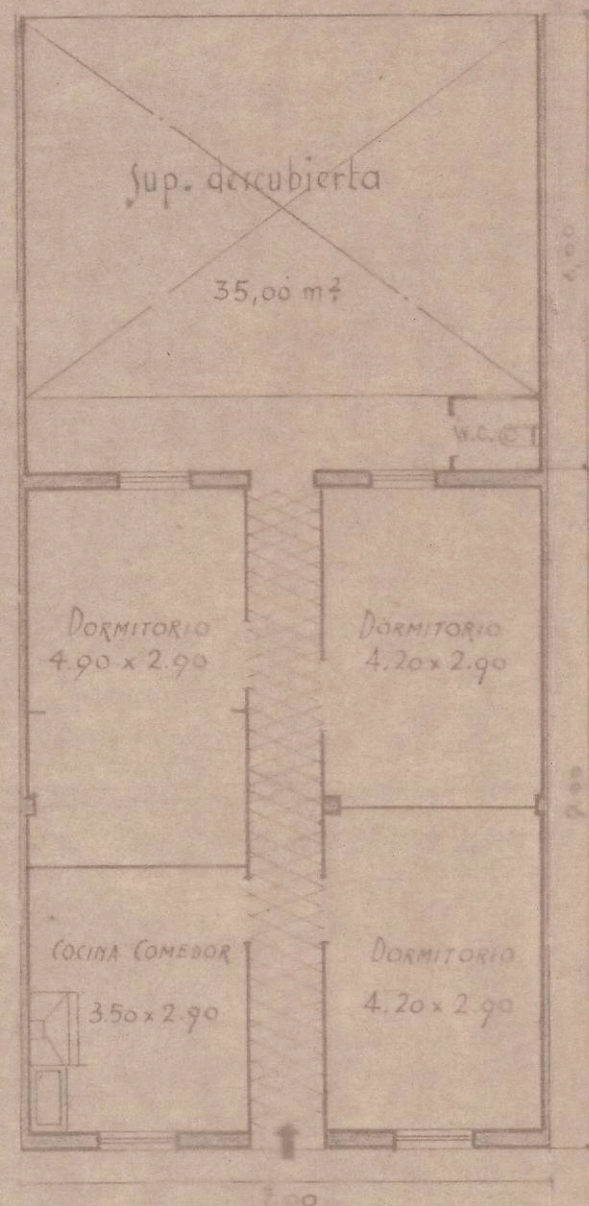


PLANTA BAJA.

Zaragoza julio 1.941
el arquitecto:


Cunyat

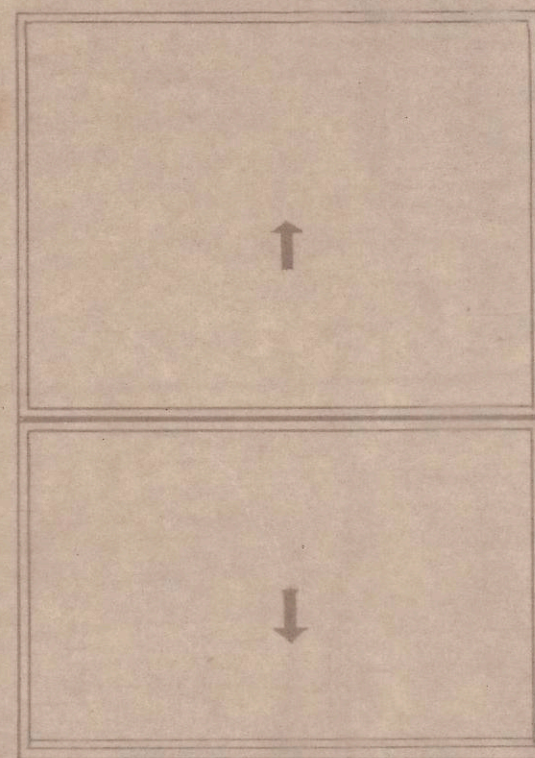

CUBIERTA.

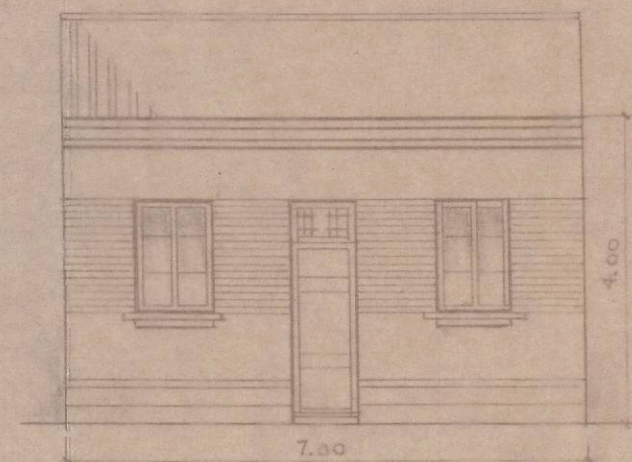

ALZADO.

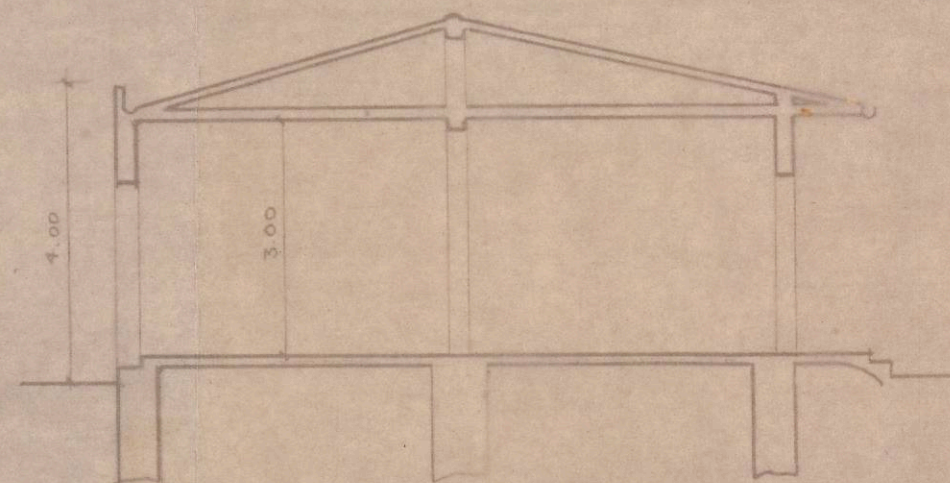

SECCIÓN.